

Dossier réalisé par :



**Eléments**

5 rue Anatole France

34000 Montpellier

Tel : 07 57 41 29 23

Email : lea.cambon@elements.green

Site : www.elements.green

N° de Siren : 814 882 973 RCS de Montpellier

Rédacteur : Léa Cambon

# Annexe 4 – Arrondine amont Plans du projet



## **CENTRALE HYDROELECTRIQUE DE L'ARRONDINE**

COURS D'EAU : ARRONDINE


COMMUNES : LA GIETTAZ

DEPARTEMENT : SAVOIE (73)

PETITIONNAIRE : **SOCIETE ELEMENTS**

# 1. PRISE D'EAU


## 1.1. PLAN DE MASSE DE LA PRISE D'EAU

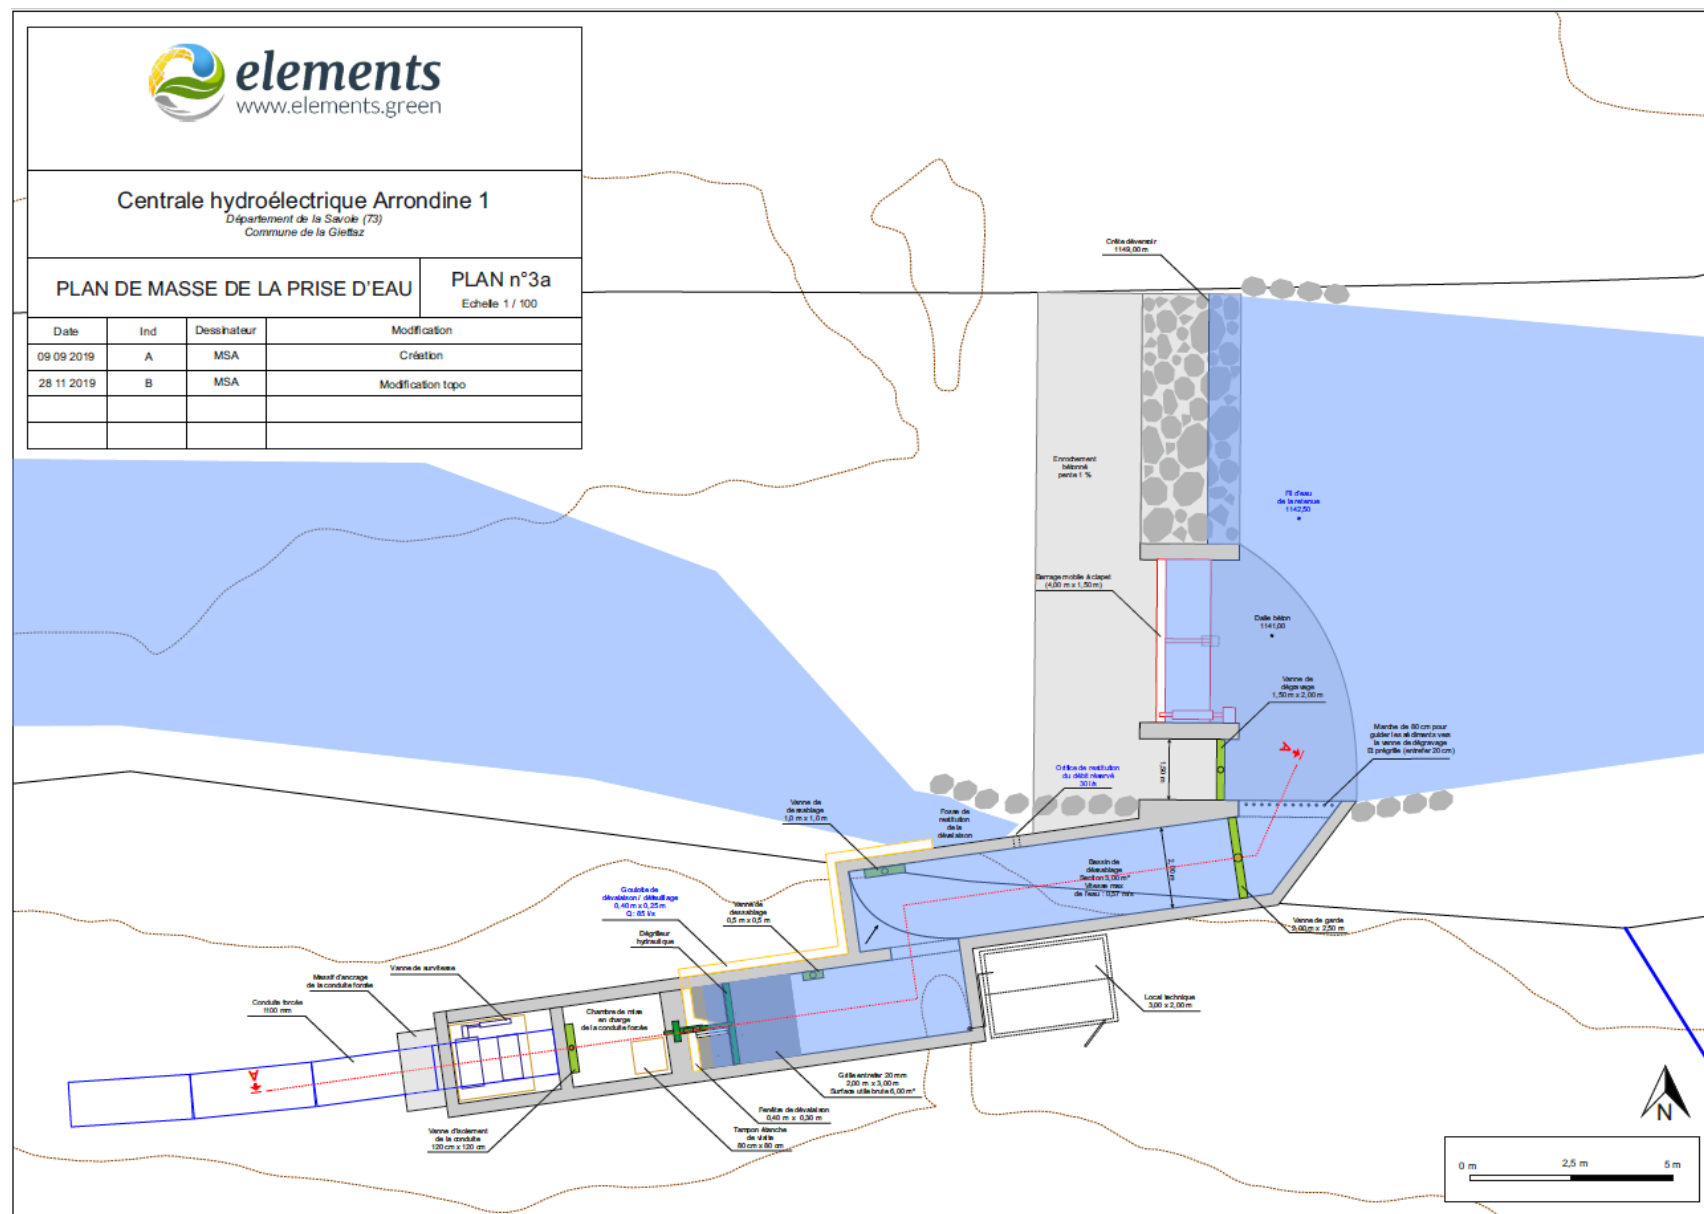


CENTRALE HYDROELECTRIQUE DE L'ARRONDINE AMONT, A LA GIETAZ (73)

## 1.2. VUE EN COUPE DE LA PRISE D'EAU

**Coupe A-A : Vue en coupe de la boîte à eau et du départ de la conduite forcée :**

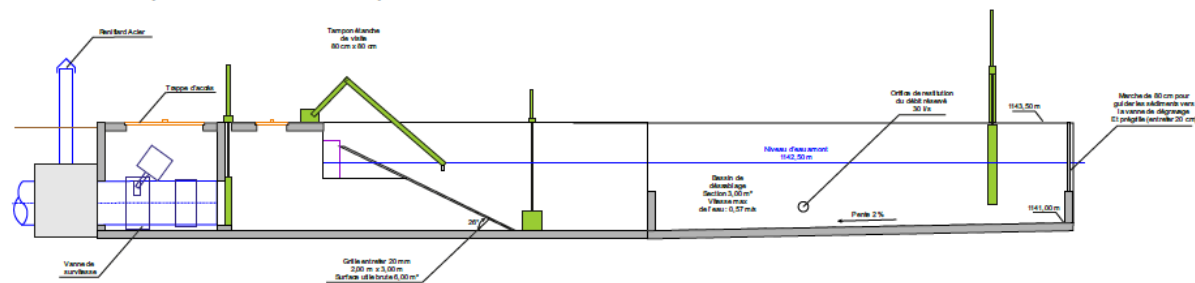

**Vue de profil du clapet :**

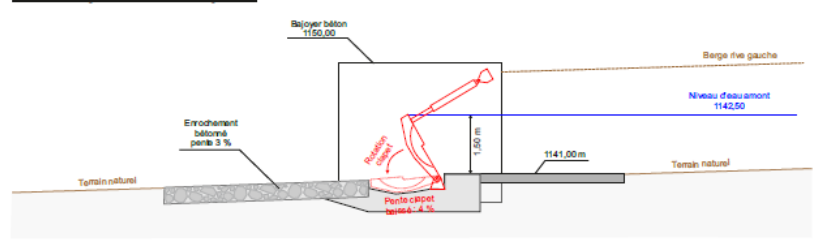


Centrale hydroélectrique Arrondine 1  
Département de la Savoie (73)  
Commune de la Giettaz

VUE EN COUPE DE LA PRISE D'EAU


PLAN n°3b  
Echelle 1 / 50

Date	Ind	Dessinateur	Modification
09 09 2019	A	MSA	Création
28 11 2019	B	MSA	Modification topo

**Vue aval du clapet :**

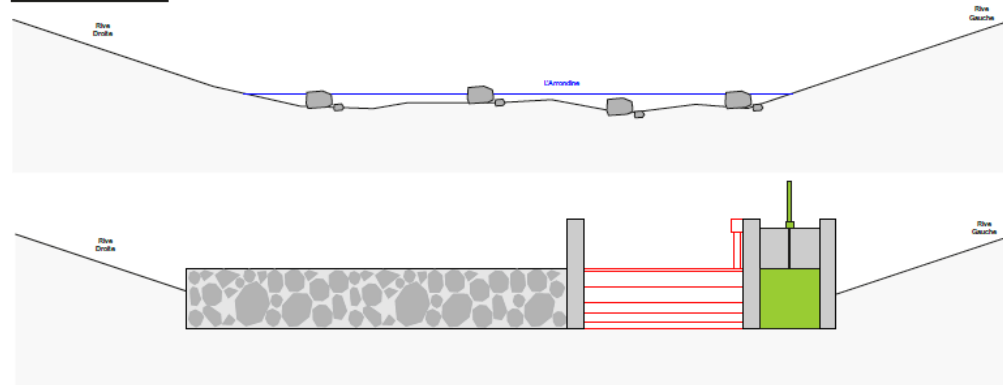


## 2. CONDUITE FORCEE

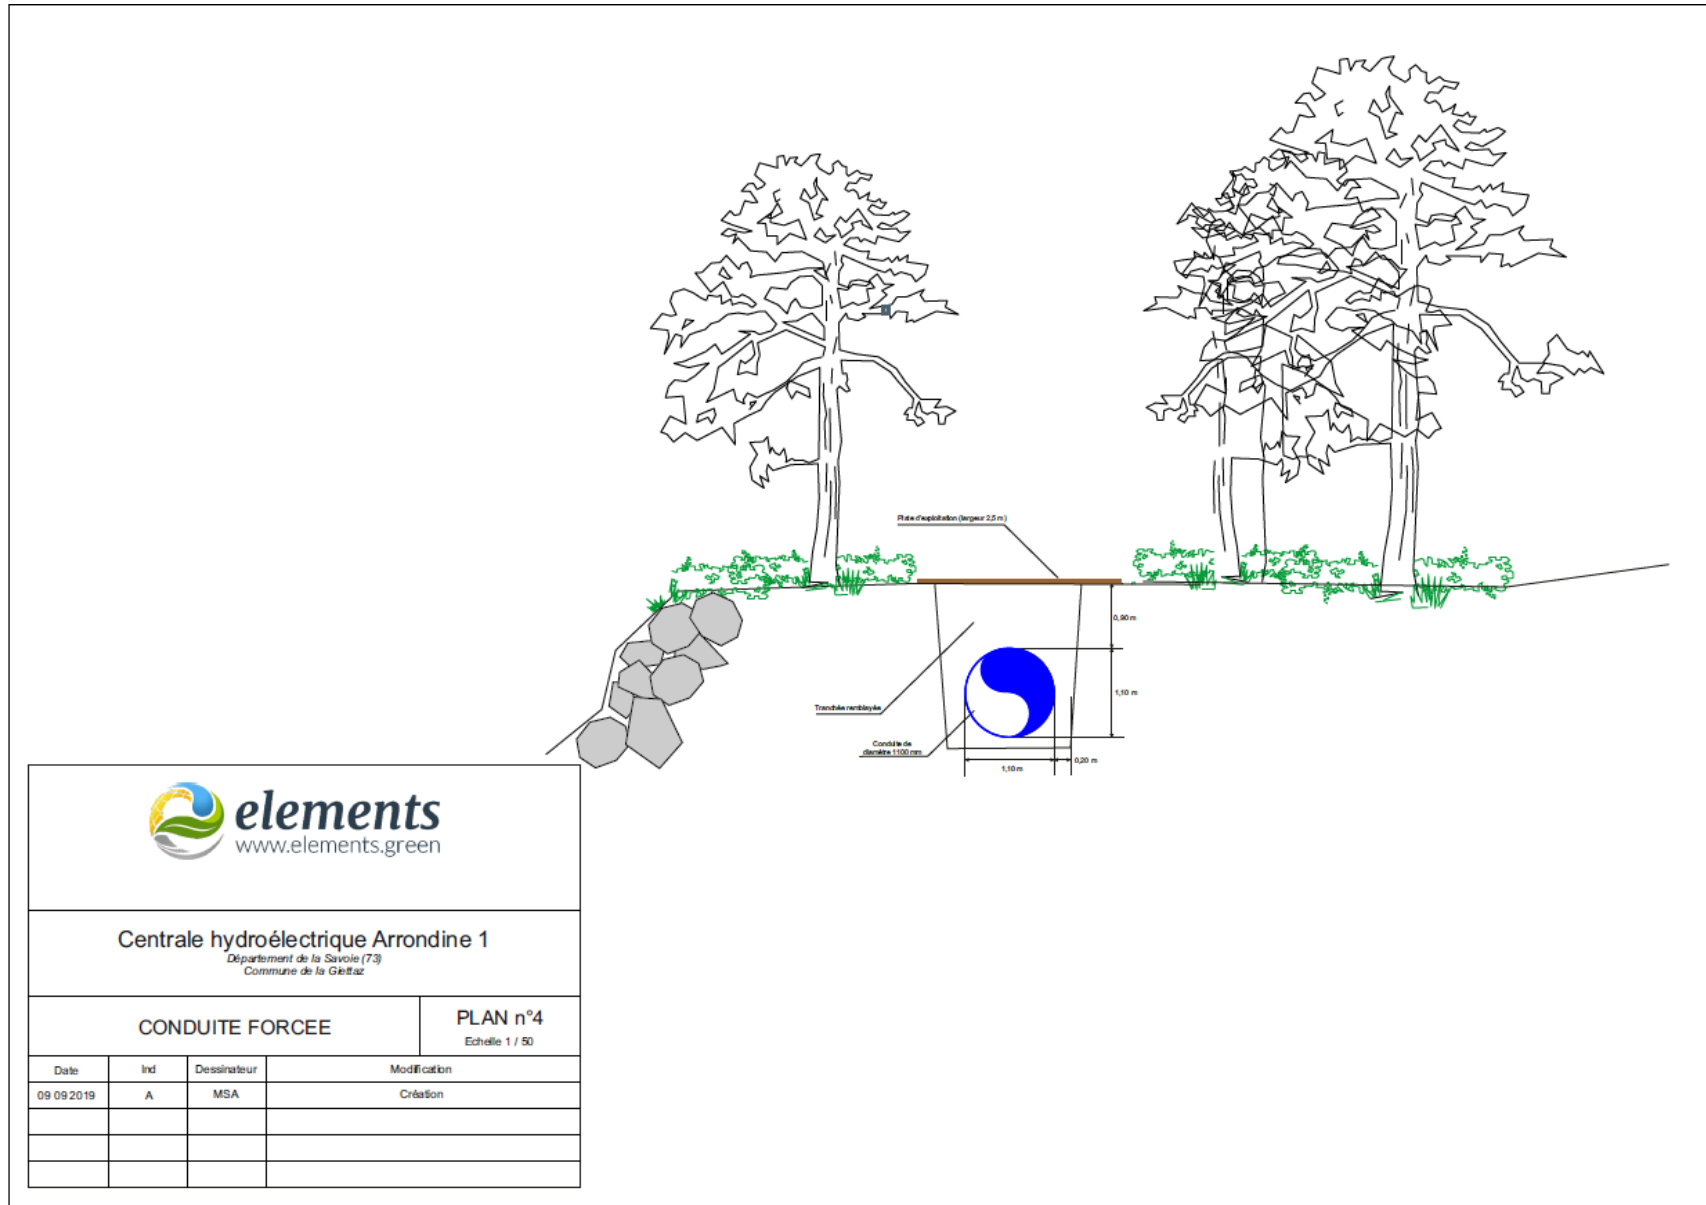




### 3. BATIMENT USINE

### 3.1. PLAN INTERIEUR

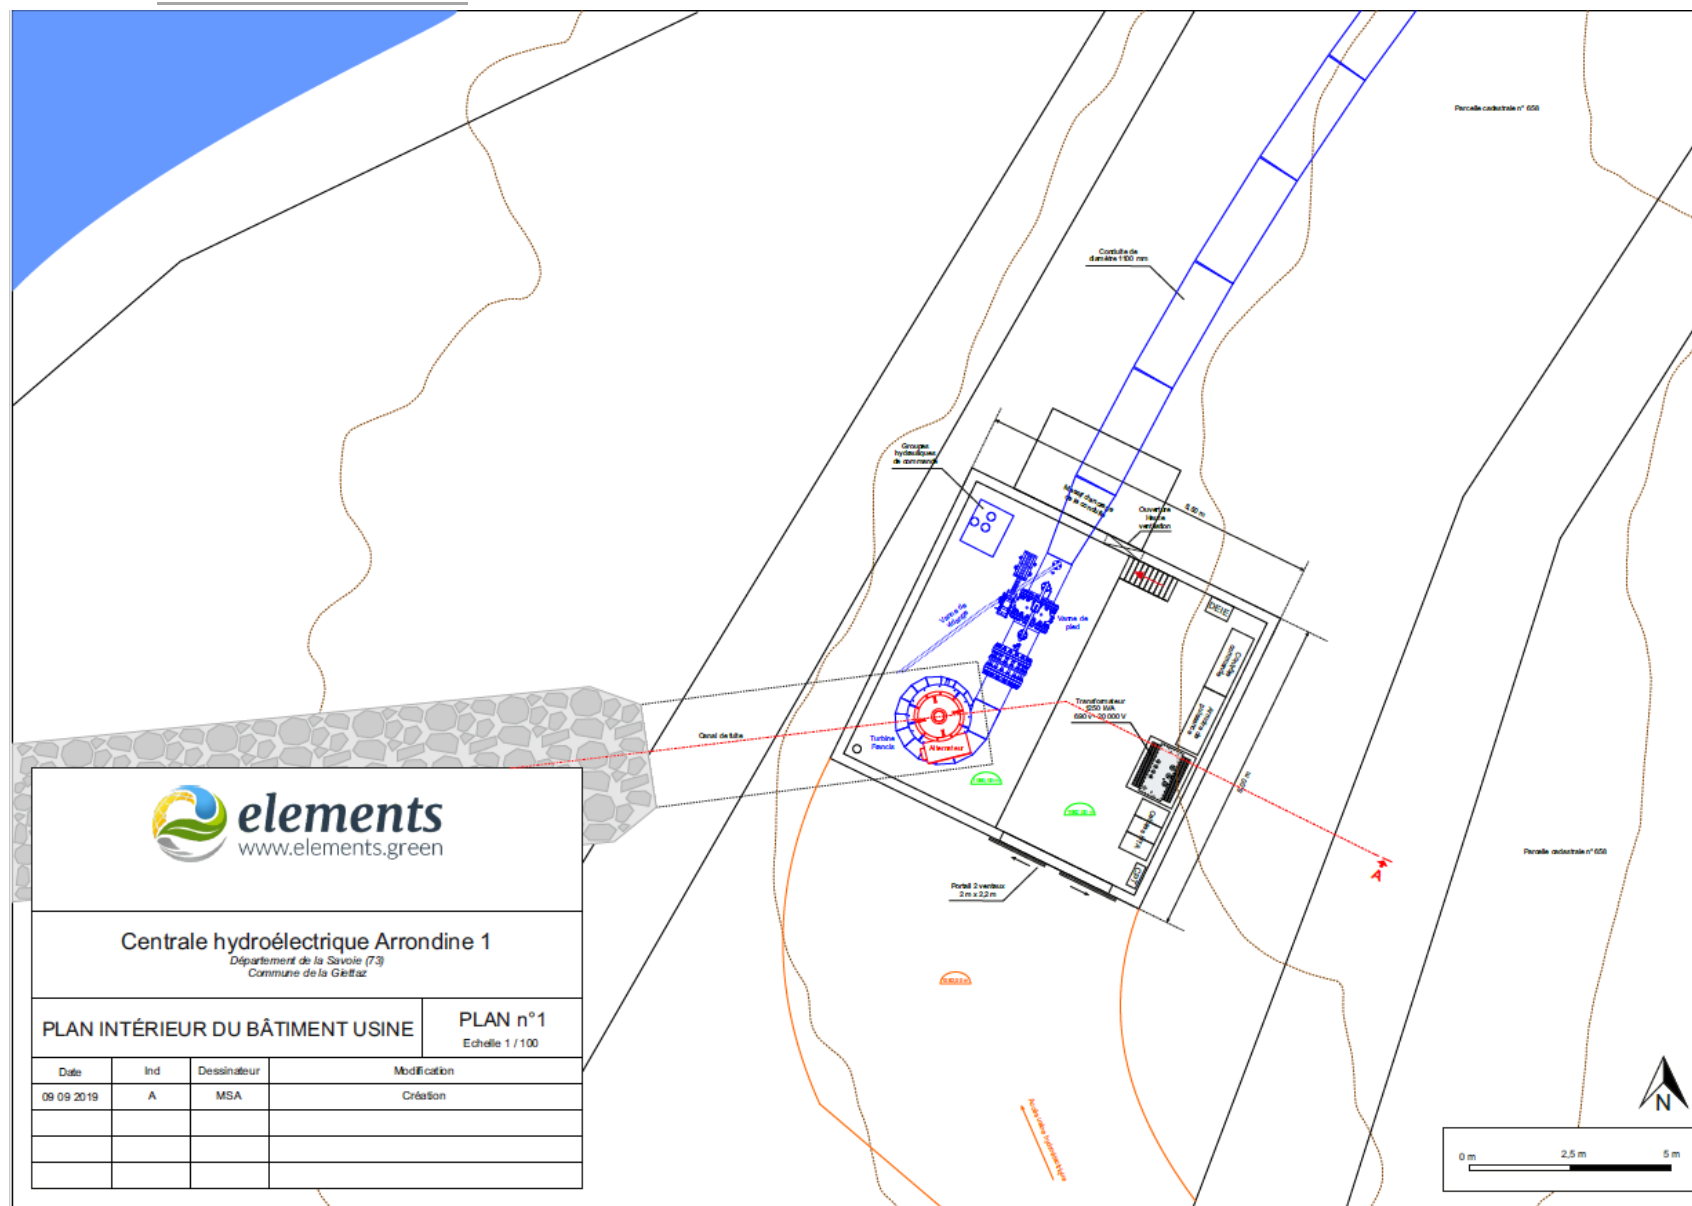

## 3.2. PLANS DE FAÇADE

**Façade Ouest :**

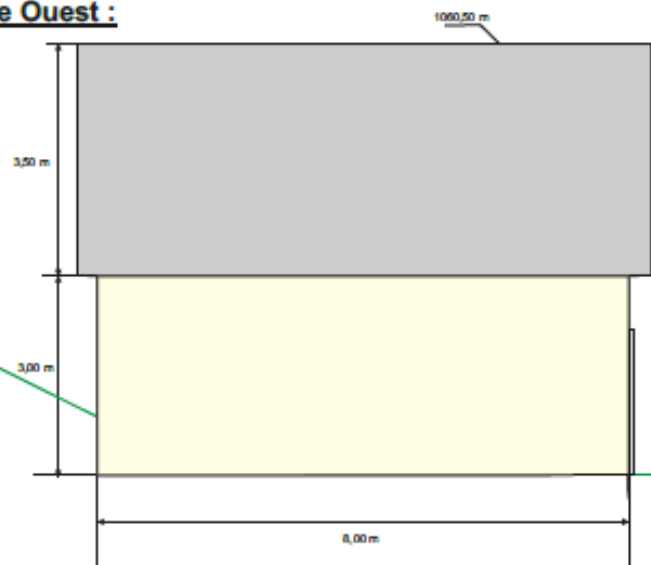

**Façade Sud :**

