

LEGENDE	
RESEAUX PROJETES	RESEAUX EXISTANTS
RESEAU EAU PLUVIALES	RESEAU EAU PLUVIALES
RESEAU EAU USEES ORIENTAGE	RESEAU EAU USEES
RESEAU EAU USEES REPOULVEMENT	RESEAU EAU USEES
RESEAU ADDUCTIION ELECTRIQUE	RESEAU ADDUCTIION ELECTRIQUE
RESEAU ADDUCTIION ELECTRIQUE	RESEAU ADDUCTIION ELECTRIQUE
RESEAU ADDUCTIION ELECTRIQUE	RESEAU ADDUCTIION ELECTRIQUE
RESEAU ADDUCTIION ELECTRIQUE	RESEAU ADDUCTIION ELECTRIQUE
RESEAU ADDUCTIION ELECTRIQUE	RESEAU ADDUCTIION ELECTRIQUE
RESEAU ADDUCTIION ELECTRIQUE	RESEAU ADDUCTIION ELECTRIQUE
RESEAU ADDUCTIION ELECTRIQUE	RESEAU ADDUCTIION ELECTRIQUE
RESEAU ADDUCTIION ELECTRIQUE	RESEAU ADDUCTIION ELECTRIQUE

Département de la LOIRE
 SAINT-ETIENNE METROPOLE
 COMMUNE DE RIVE DE GIER

ETUDES D'AVANT PROJET
 OBJET DU MARCHÉ
 ETUDE D'AMENAGEMENT DU GIER ET DU COUZON
 A RIVE DE GIER
 TRANCHE FERME
 ETUDES D'AVANT PROJET SUR LE GIER

PLAN MASSE DES TRAVAUX D'AMENAGEMENT & COUPES DE PRINCIPE


MAITRE D'OUVRAGE : SAINT-ETIENNE METROPOLE
 BUREAUX D'ETUDES : VEDI, HTV, RHPARSA

Dressé par : Fabien CARLET
 Vérifié par : Vincent DESVIGNES
 Indice : 00
 Echelle : 1/500

DATE : 05/2016
 MODIFICATIONS : Première version

COVADIS
 Profil dessiné par Covadis
 Profil en long n° : 1

P6 - PT1
 Abscisse : 100.000 m
 Echelle des longueurs : 1/100
 Echelle des altitudes : 1/100

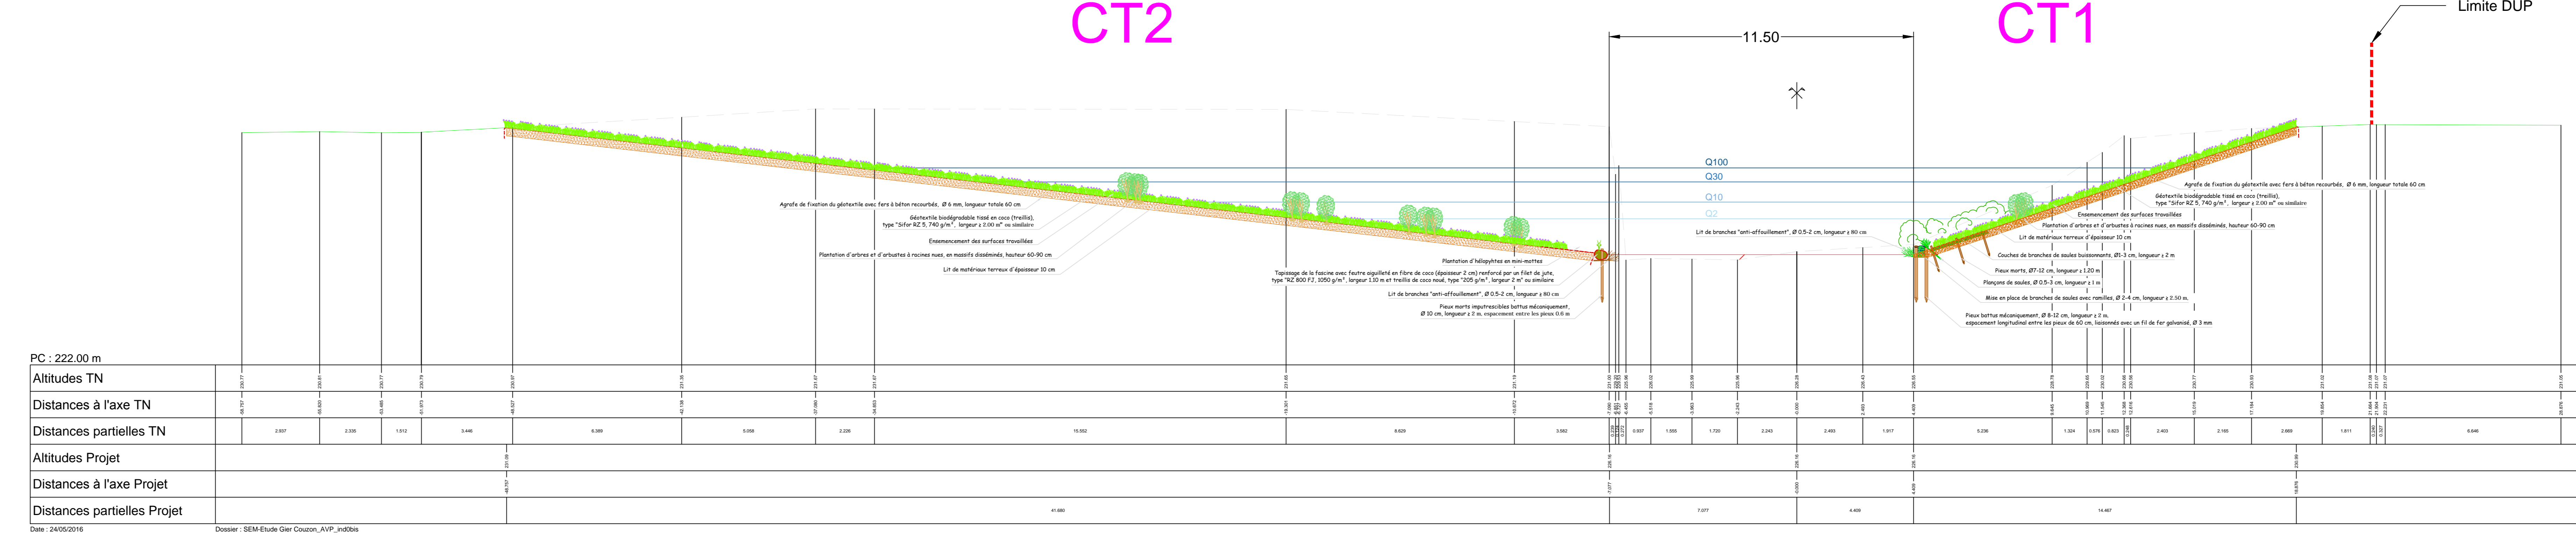

1/100
 1/100